


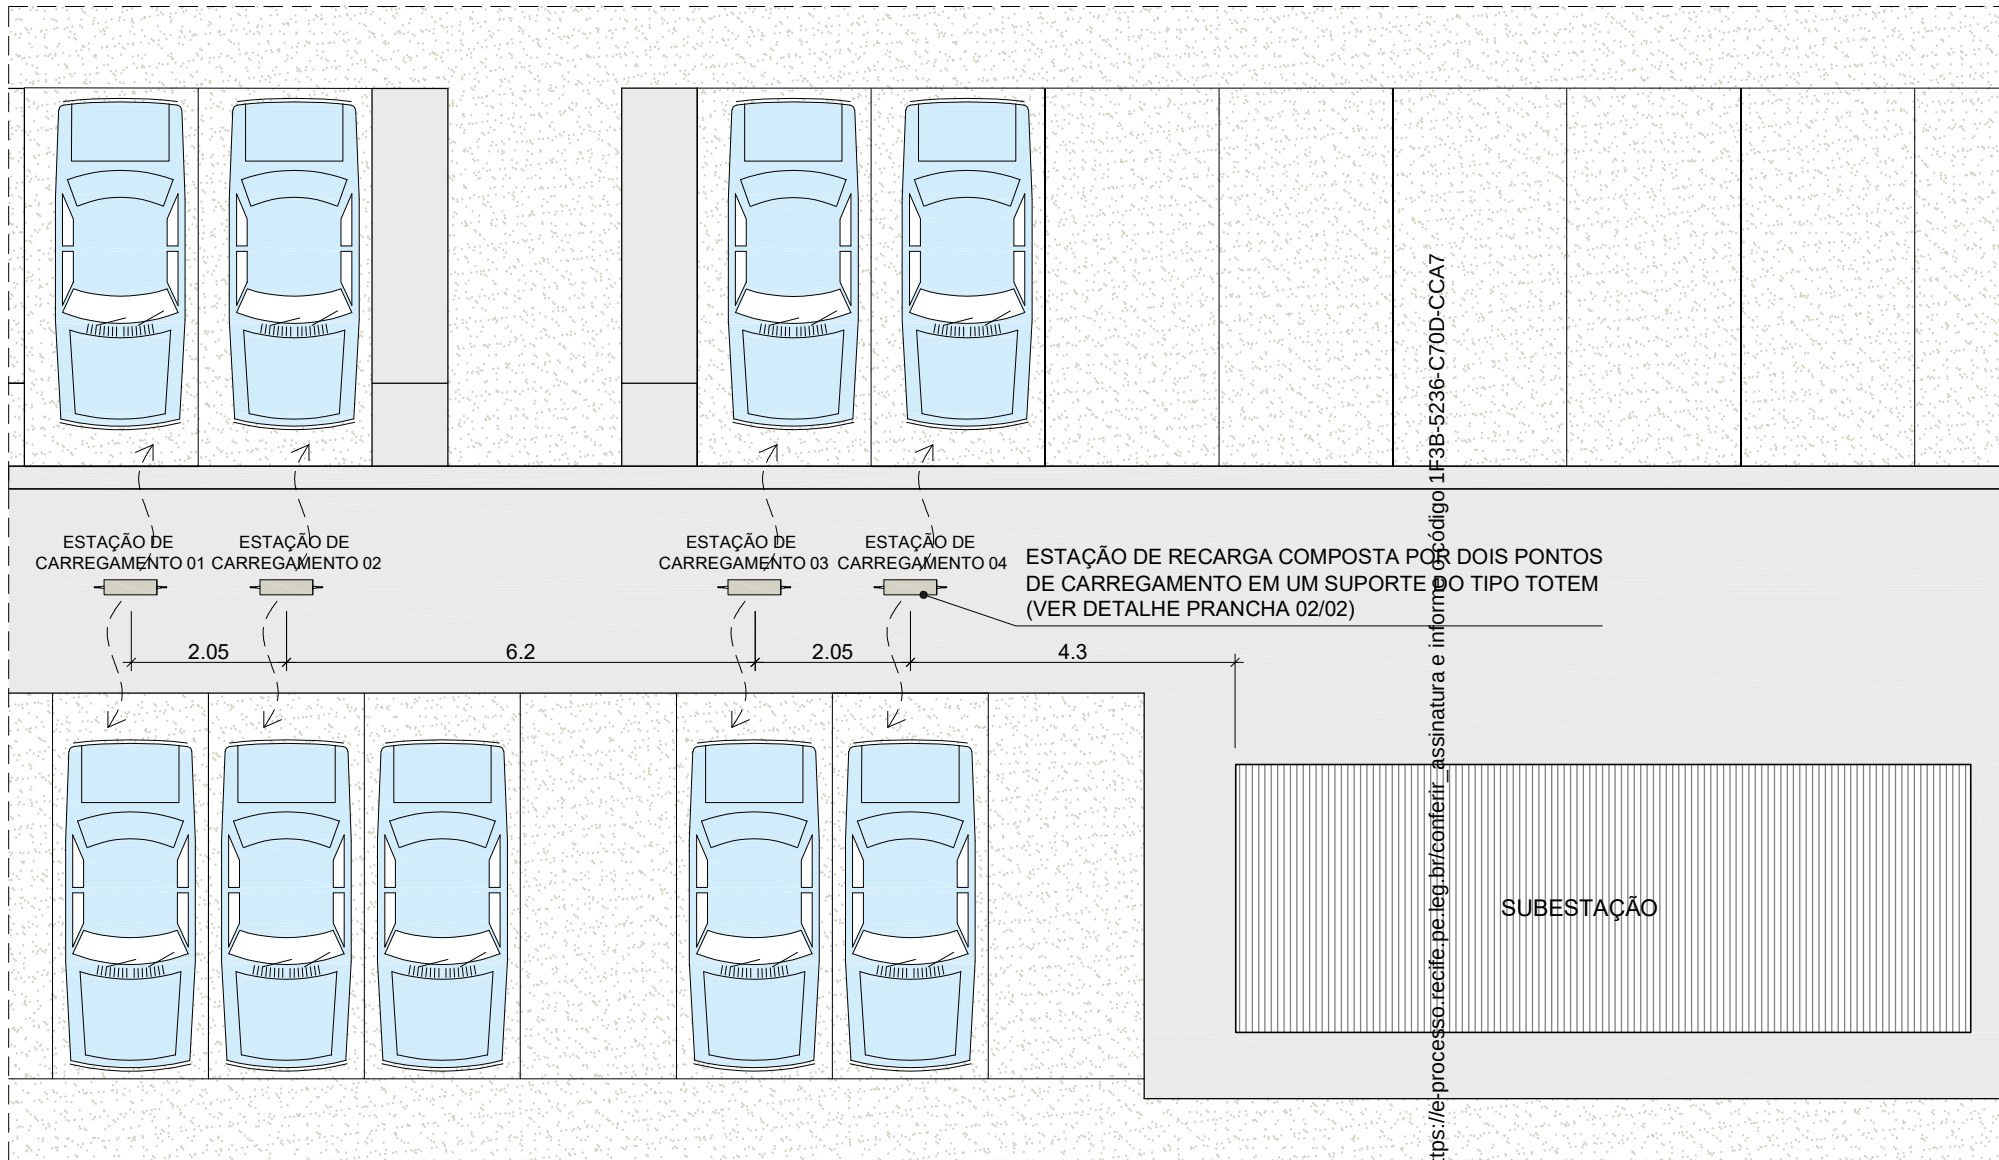

PLANTA BAIXA

ESCALA:1/100

OBS.: CONFERIR MEDIDAS NO LOCAL

OBS.: A LOCALIZAÇÃO EXATA DOS ELETROPOSTOS DEVEM SER DEFINIDAS IN LOCO

CMR

CÂMARA MUNICIPAL
DO RECIFE

ANEXO III - DEP. DE ADMINISTRAÇÃO
SETOR DE ENGENHARIA E ARQUITETURA

ENGENHEIRO: EDSON SOUZA CREA:1030453-PB

ARQUITETA: ANGELA DIAS CAU: A83768-7

PROJETO:

ESTAÇÕES DE CARREGAMENTO VEICULAR
ESTACIONAMENTO EDIFÍCIO SEDE

LOCAL: EDIFÍCIO SEDE CMR

DATA:

ABRIL/ 2025


PRANCHA

01

02




Para validar o projeto, visite https://e-processo.recife.pe.leg.br/conferir_assinatura_e_informacoes

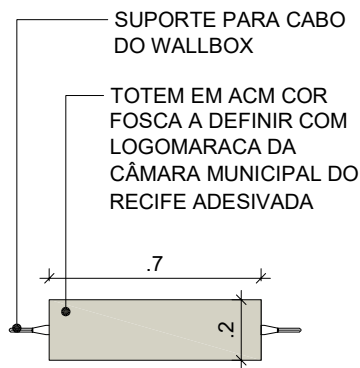


VISTA SUPERIOR

ESCALA: 1/25

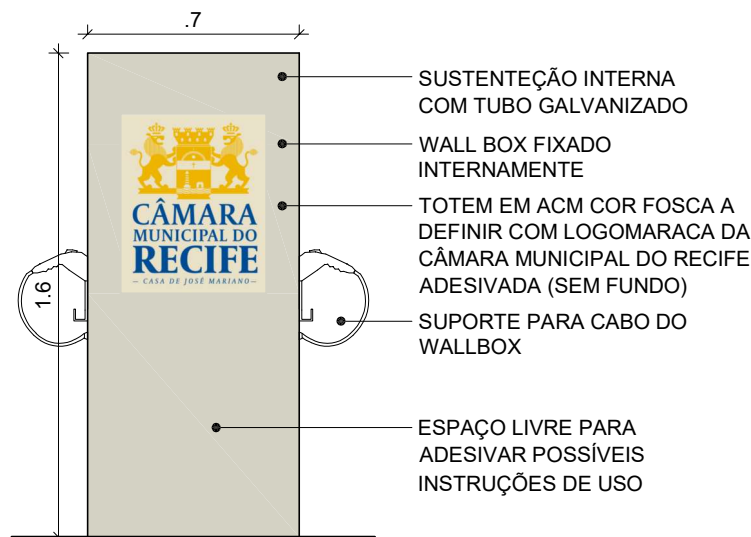


ELEVAÇÃO FRONTAL

ESCALA: 1/25

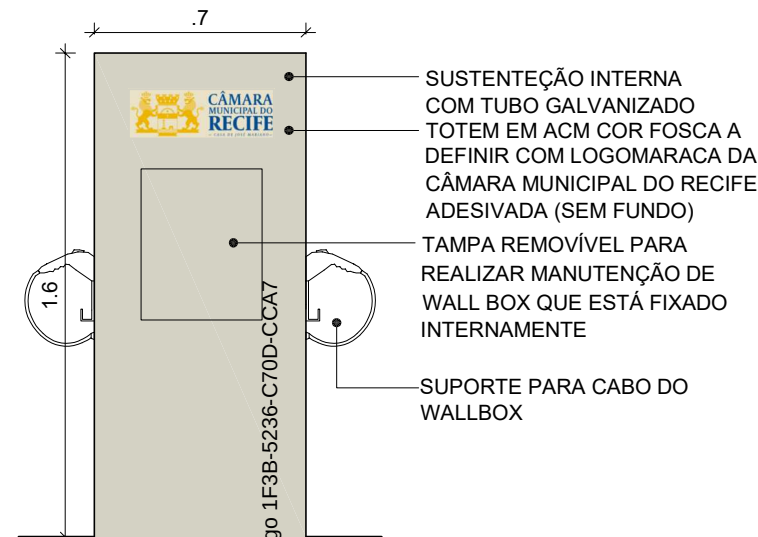


ELEVAÇÃO POSTERIOR

ESCALA: 1/25

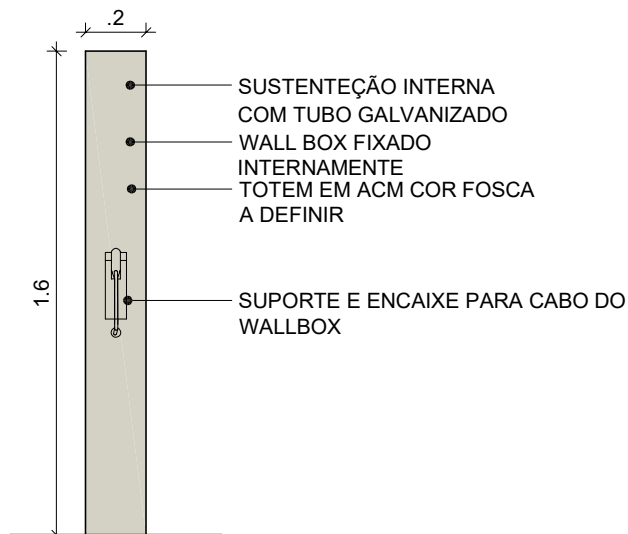

ELEV. LATERAL 01

ESCALA: 1/25

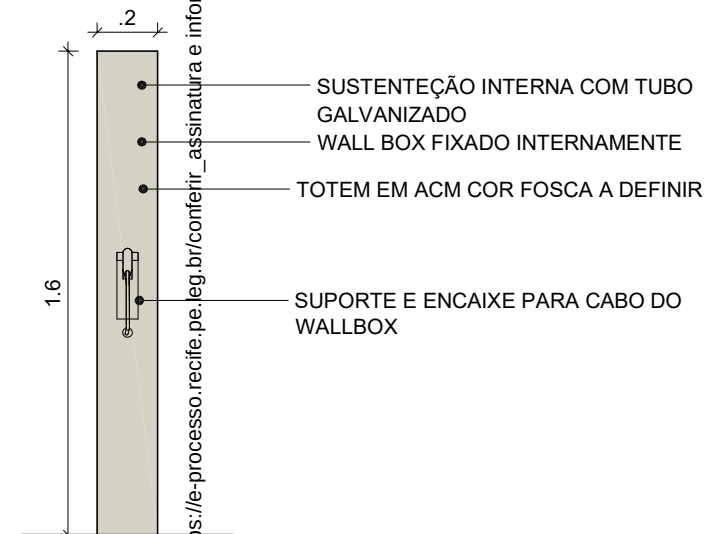

ELEV. LATERAL 02

ESCALA: 1/25

OBS.: OS TOTENS DEVEM TER VEDAÇÃO IMPEDINDO A ENTRADA DE ÁGUA

OBS.: CONFERIR MEDIDAS NO LOCAL

CMR
CÂMARA MUNICIPAL
DO RECIFE

Assinado digitalmente
por ANGELA TEIXEIRA

DATA: 30/04/2025 12:53

Assinado digitalmente
por EDSON JOAQUIM

DATA: 30/04/2025 13:04

ENGENHEIRO: EDSON SOUZA CREA: 1030453-PB
ARQUITETA: ANGELA DIAS CAU: A83768-7

PROJETO:

ESTAÇÕES DE CARREGAMENTO VEICULAR
ESTACIONAMENTO EDIFÍCIO SEDE

LOCAL: EDIFÍCIO SEDE CMR



DATA:

ABRIL/ 2025

PRANCHA

02
02